


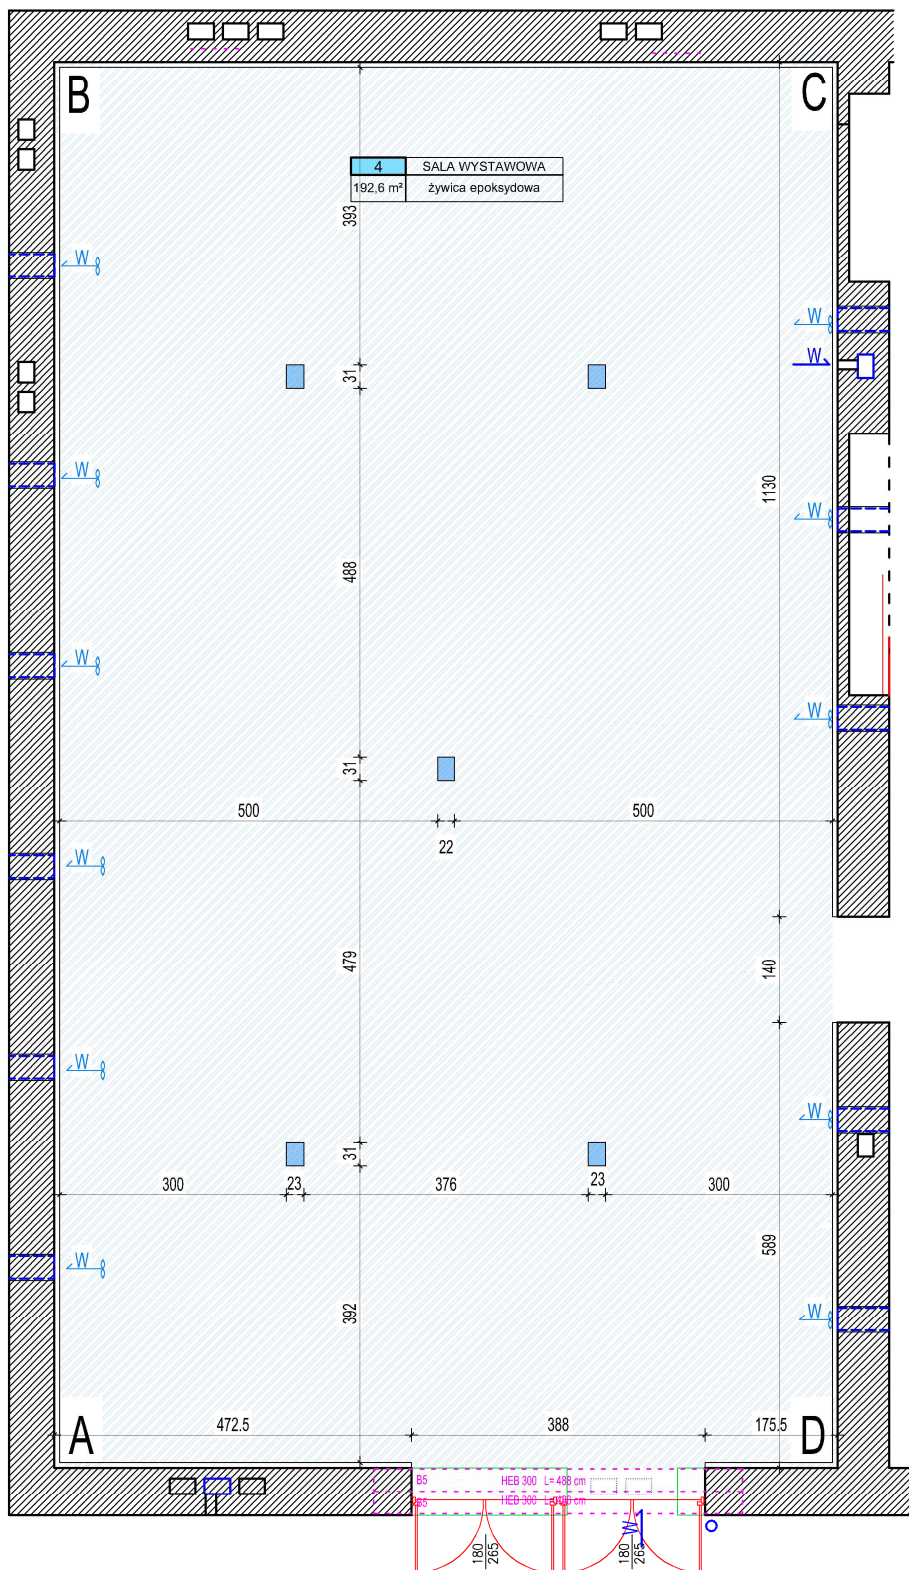

- istniejące kanały wentylacyjne należące do pomieszczeń Miejskiej Galerii Sztuki
- istniejące kanały wentylacyjne należące do pomieszczeń PSS Spółem
- gniazdo do multimediów
- podłoga

TEMAT WYKREŚLONO	RZUT PIĘTRA - PODEŁOGA sala A			SKALA: 1:100	NR RYS. 1
OBIEKT:	PROJEKT PRZEBUDOWY I REMONTU LOKALU MIEJSKIEJ GALERII SZTUKI IM. WŁ. HR. ZAMOYSKIEGO ZNAJDUJĄCEJ SIĘ W ZAKOPANEM PRZY UL. KRUPOWEJ 41				DATA: XII.2011
ADRES:	NA DZ. NR. EW. 265/3 obr. 5				 Pracownia Projektowa "RYBKA" ul. Kościuszki 4 34-500 Zakopane tel/fax (0-18) 20 64 160 kom. 0 601 864 352
INWESTOR:	MIEJSKA GALERIA SZTUKI im. Władysława hr. Zamoyskiego, 34-500 Zakopane, Krupówki 41				
STUDIUM:	INWENTARYZACJA				
BRANŻA:	ARCHITEKTURA				
PRACOWNIA PROJEKTOWA "RYBKA" ZAKOPANE, UL. KOŚCIUSZKI 4 TEL/FAX: (0-18) 20 64 160, KOM. 0 601 864 352					
AUTORZY	IME I NAZWISKO	ADRES	NR UPRAWNIENI	PODPIS	
GŁÓWNY PROJEKTANT	mgr inż. arch. ANDRZEJ CHOWANIEC	UL. 10 LISTOPADA 2 34-501 PORONIN	UPR. BUD. MPON/AR0002005		
SPRAWDZAJĄCY PROJEKTANT	mgr inż. arch. ZBIGNIEW NAWARA	UL. ANDRZEJA MIECZA 10A 34-511 KRZESIELINKO	UPR. BUD. MPON/AR0002005		
ASYSTENT PROJEKTANT	mgr inż. ANNA MACIĄTA	34-405 B. DUNAJEC UL. MŁ. PODHALA 32			
ASYSTENT PROJEKTANT	tech. bud. JANUSZ KULACH	34-501 ZDR. BISTRYK 8B			